

ПС, ОП магазин 300²

Обозначения условные графические:

ARK 1 Пульт контроля и управления С 2000-4

AP 1 РИП СКАТ 1200С и аккумулятор 12V - 7Ah

xBTH y.z Дымовой пожарный извещатель ИП 212-45

TM 1 Считыватель ключей

z'А SAIBX Оповещатель звуковой

xBIAL y.z Световой оповещатель «ВЫХОД»

Кабель охранно-пожарной сигнализации (2x0.5)

Кабель эл. питания

Эл. щит


Потолок из гипса

Потолок армстронг

Распаячная коробка

Ведомость оборудования, материалов и кабелей

Поз.	Обозначение	Наименование	Ед. изм.	Кол.	Примечание
1	С 2000-4	Пульт контроля и управления	шт	1	проект.
2	1200С	Резервный источник питания	шт	1	проект.
3	АКБ 12V - 7Ah	аккумулятор	шт	1	проект.
4	ИП 212-45	Дымовой пожарный извещатель	шт	16	проект.
5	Радиосчит. 2	Считыватель ключей	шт	1	проект.
6	Маяк-12-3М	Оповещатель звуковой	шт	7	проект.
7	Молния-12	Световое оповещение «Выход»	шт	2	проект.
8	КСПВВнг-FRLS 2x0,5	Кабель охранно-пожарной сигнализации	м.	183	проект.
9	КСПВВнг-FRLS 2x2x0,5	Кабель охранно-пожарной сигнализации	м.	1	проект.
10	ВВГ НГ 3x1,5мм	Кабель эл. питания	м.	2	проект.
11	50x25x2000	Кабельный лоток ПВХ	шт	1	проект.
12	УК-2П	Коробка распаячная	шт	4	проект.
13	φ16	Гофрированная трубка ПВХ	м.	20	проект.

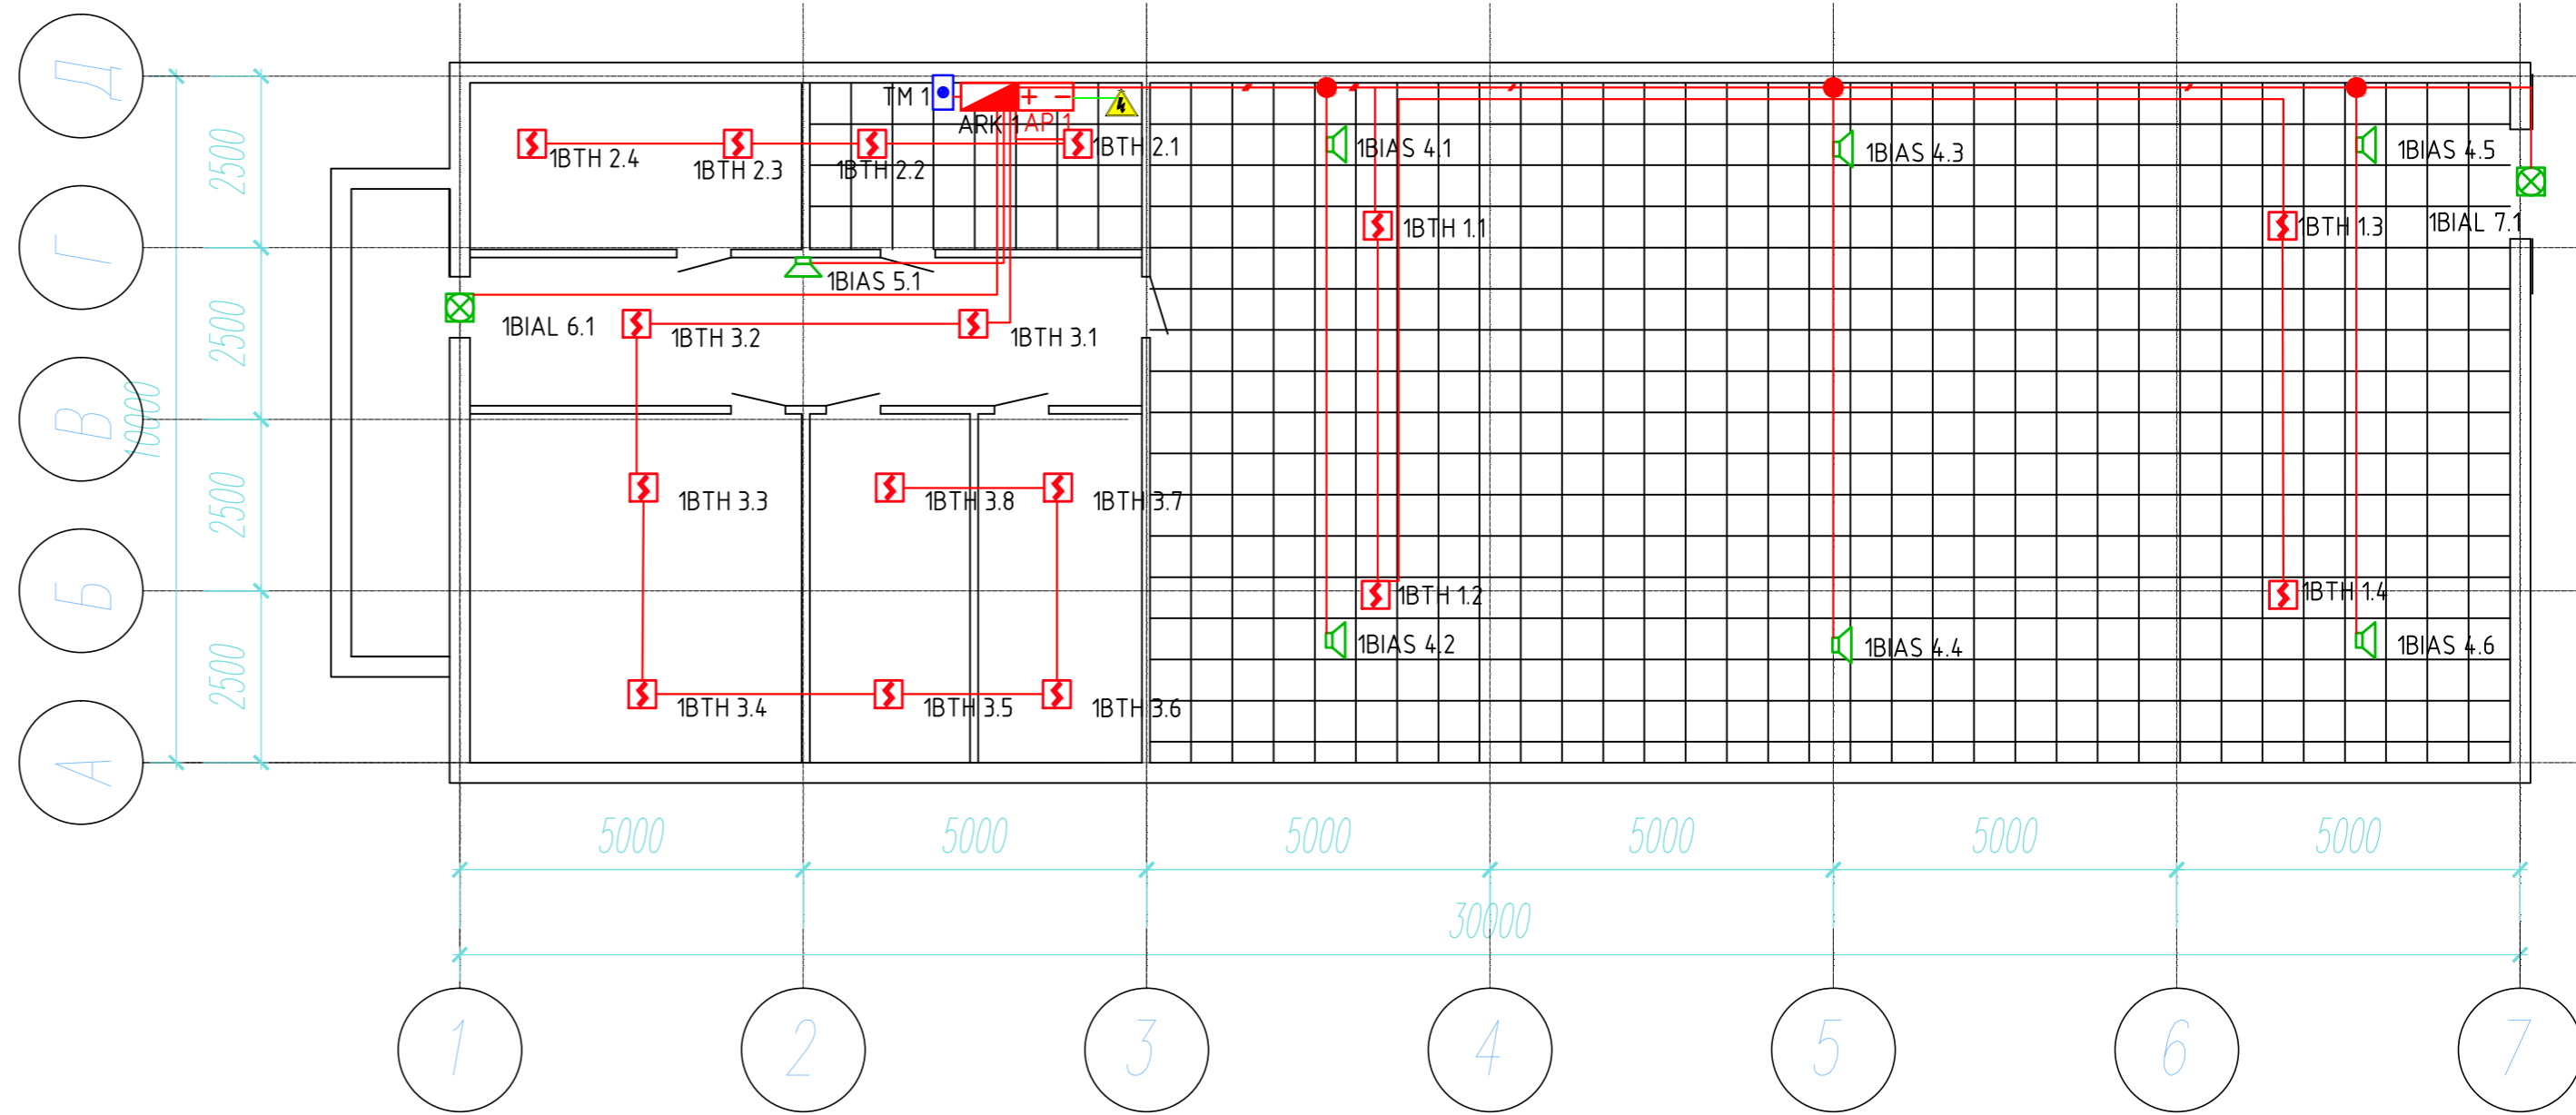

22514_ПС, ОП					
Пожарная сигнализация. Система оповещения о пожаре.					
Изм.	Кол.уч.	Лист	№ док	Подп.	Дата
Проверил					
Разраб.					
Н.контр.					
Магазин 300м ²				Стадия	Лист
				Р	1
000 «СвязьЛайн Инжиниринг»					

05.08.2016 Копировал

Формат А#