


ПС, ОП бутик 50²

5000

10000

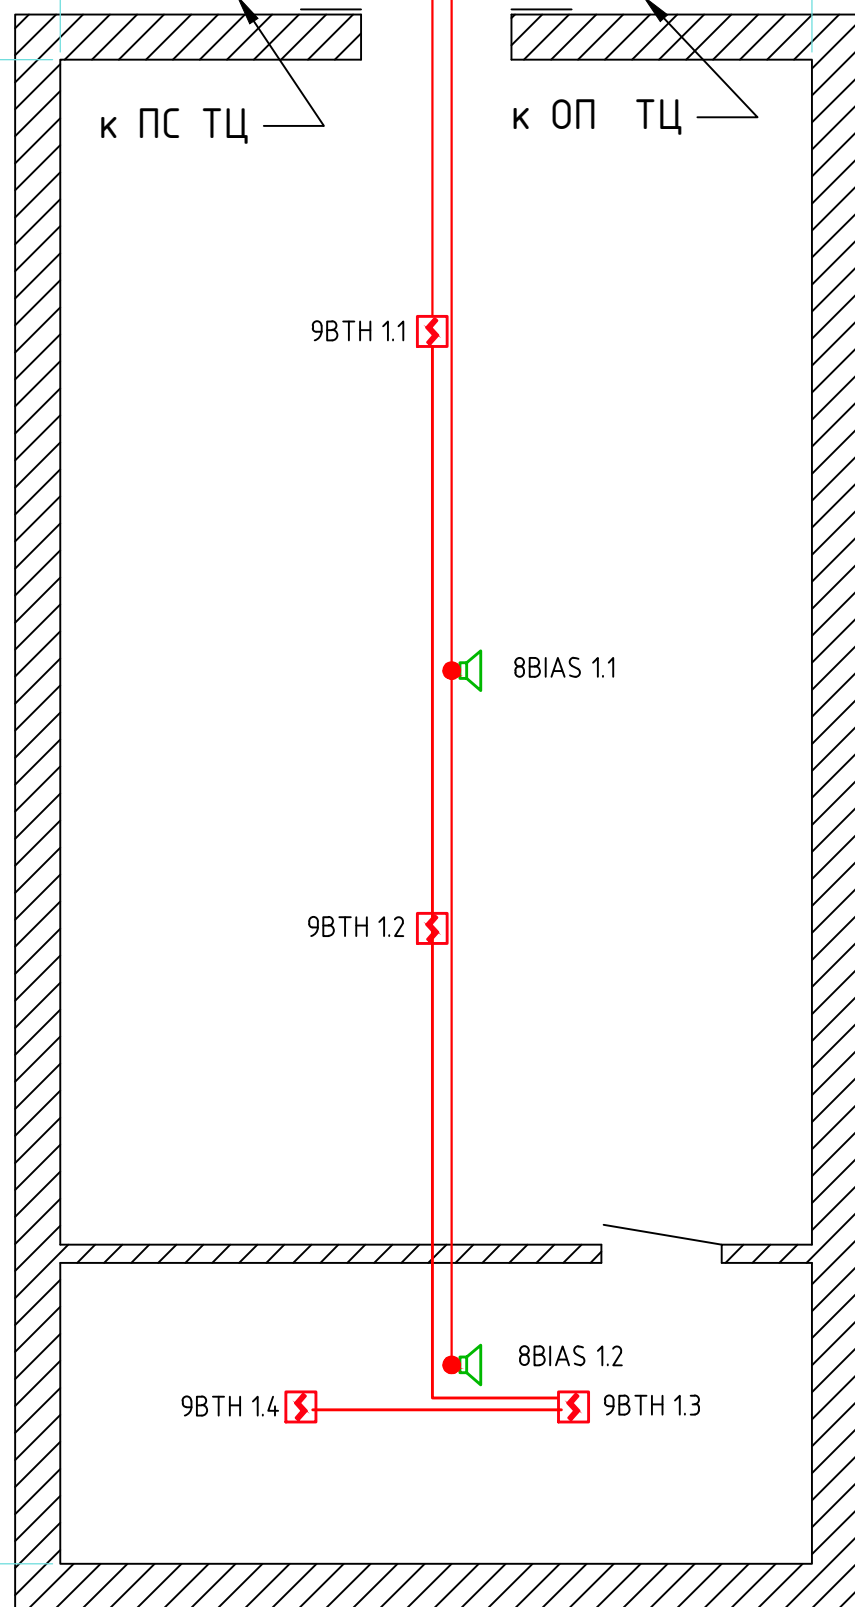

Обозначения условные графические:

☒ xВТН у.z Дымовой пожарный извещатель ИП212-45

🔊 xВІАС у.z Оповещатель звуковой

— Кабель охранно-пожарной сигнализации (2x0.5)

— Кабель охранно-пожарной сигнализации (2x2x0.5)

● Распаячная коробка

Ведомость оборудования, материалов и кабелей

Поз.	Обозначение	Наименование	Ед. изм.	Кол.	Примечание
1	ИП212-45	Дымовой пожарный извещатель	шт	4	проект.
2	LPA-6C118	Оповещатель звуковой	шт	2	проект.
3	КСПВВнг-FRLS 2x0,5	Кабель охранно-пожарной сигнализации	м.	52	проект.
4	φ16	Гофрированная труфа ПВХ	м.	5	проект.
5	УК-2П	Коробка распаячная	шт	2	проект.
6	φ16	Гофрированная трубка ПВХ	м.	5	проект.

Согласовано

Взам. инв. №

Подп. и дата

Инв. № подл.

22513_ПС,ОП

Пожарная сигнализация.
Система оповещения о пожаре.

Изм.	Кол.уч.	Лист	№ док	Подп.	Дата
Проверил					
Разраб.					
Н.контр.					

Бутик 50м²

Стадия	Лист	Листов
Р		1

000 «Связь/лайн Инжиниринг»