


ПС, ОП офиса 30²

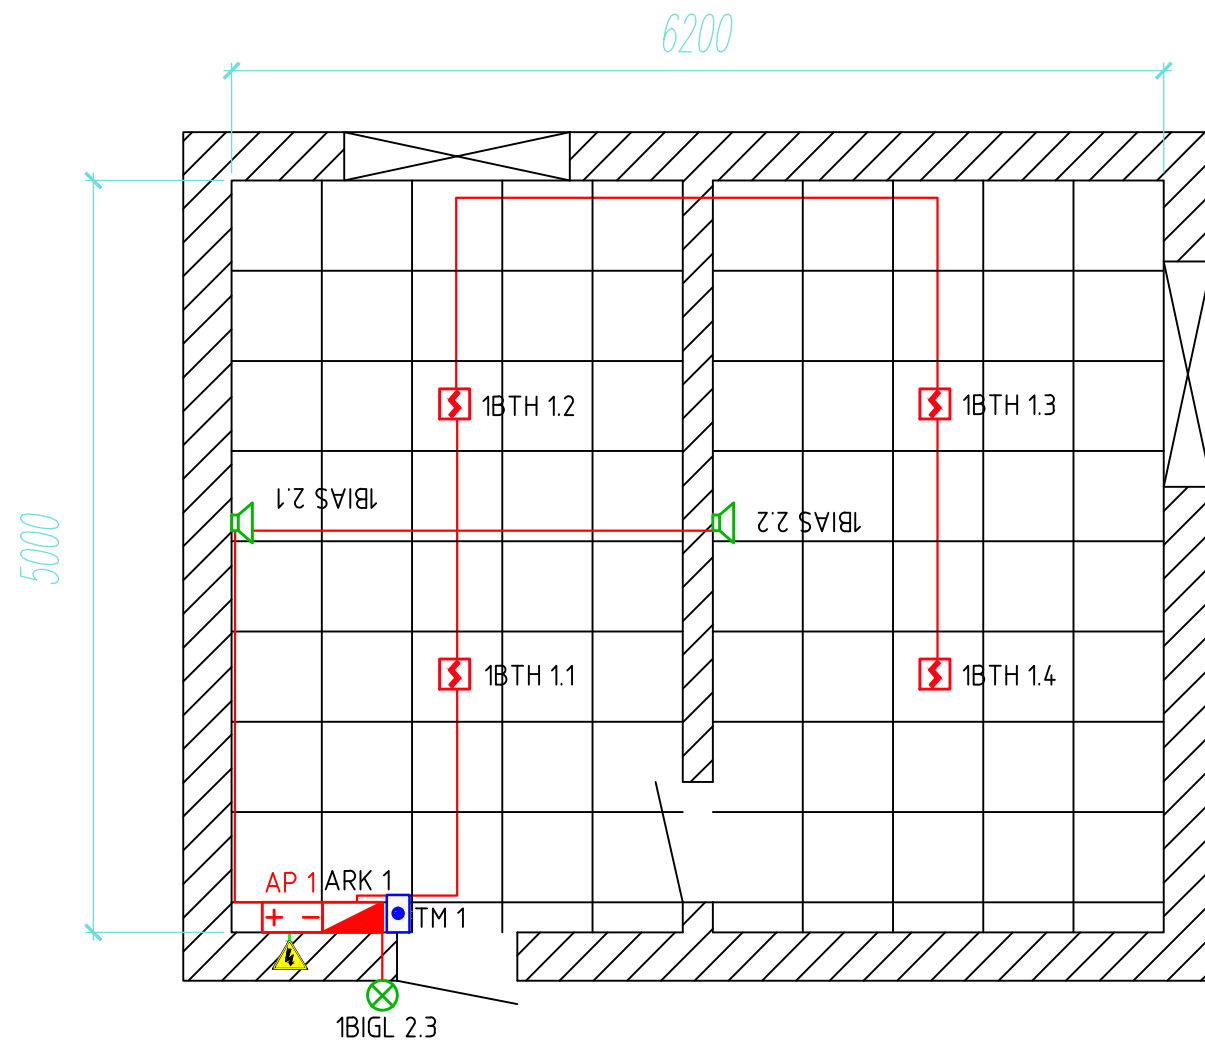

Обозначения условные графические:

- ARK 1 Пульт контроля и управления С2000-4
- AP 1 РИП СКАТ 1200С и аккумулятор 12V - 7Ah
- 1BTH y.z Дымовой пожарный извещатель ИП212-45
- 1BIGL 1 Оповещатели охранно-пожарные МАЯК-12-С
- 1BIAС y.z Оповещатель звуковой
- TM 1 Считыватель ключей
- Кабель охранно-пожарной сигнализации
- Кабель эл. питания
- Эл. щит
- Потолок армстронг

Ведомость оборудования, материалов и кабелей

Поз.	Обозначение	Наименование	Ед. изм.	Кол.	Примечание
1	С2000-4	Пульт контроля и управления	шт	1	проект.
2	1200С	Резервный источник питания	шт	1	проект.
3	АКБ 12V - 7Ah	аккумулятор	шт	1	проект.
4	ИП212-45	Дымовой пожарный извещатель	шт	4	проект.
5	МАЯК-12-С	Оповещатели охранно-пожарные	шт	1	проект.
6	МАЯК-12-3М	Оповещатели охранно-пожарные	шт	2	проект.
7	Радиусчит. 2	Считыватель ключей	шт	1	проект.
8	КСПВВнг-FRLS 2x0,5	Кабель охранно-пожарной сигнализации	м.	18	проект.
9	КСПВВнг-FRLS 2x2x0,5	Кабель охранно-пожарной сигнализации	м.	1	проект.
10	ВВГ НГ 3x1,5мм	Кабель эл. питания	м.	2	проект.
11	25x16x2000	Кабельный лоток ПВХ	шт	1	проект.
12	φ16	Гофрированная трубка ПВХ	м.	6	проект.

						22512_ПС,ОП			
						Пожарная сигнализация. Система оповещения о пожаре.			
Изм.	Кол.уч.	Лист	№ док	Подп.	Дата				
Проверил						Офис 30м ²	Стадия	Лист	Листов
Разраб.					Р			1	
Н.контр.					000 «СвязьЛайн Инжиниринг»				